



COMUNE DI VEDUGGIO OLONA

Provincia di Varese

EDILIZIA SCOLASTICA

Lavori di adeguamento alle norme di sicurezza dell'impianto elettrico ed efficientamento energetico del plesso scolastico della scuola secondaria di I° grado "S. Pellico" di P.zza del Popolo n.4

PROGETTO DEFINITIVO-ESECUTIVO

Approvato con delibera di G. C. n. del

data

Aprile 2015

elaborato

PIANTA PROGETTO - Scala 1:200
PARTICOLARE - Scala 1:5

Tavola

C1


Il Responsabile dell'Ufficio Tecnico Comunale

(Arch. DANIELE ALDEGHIERI)

Ufficio Tecnico Comunale

(Geom. MICHELE LOCATELLI)

PARTICOLARE A-A

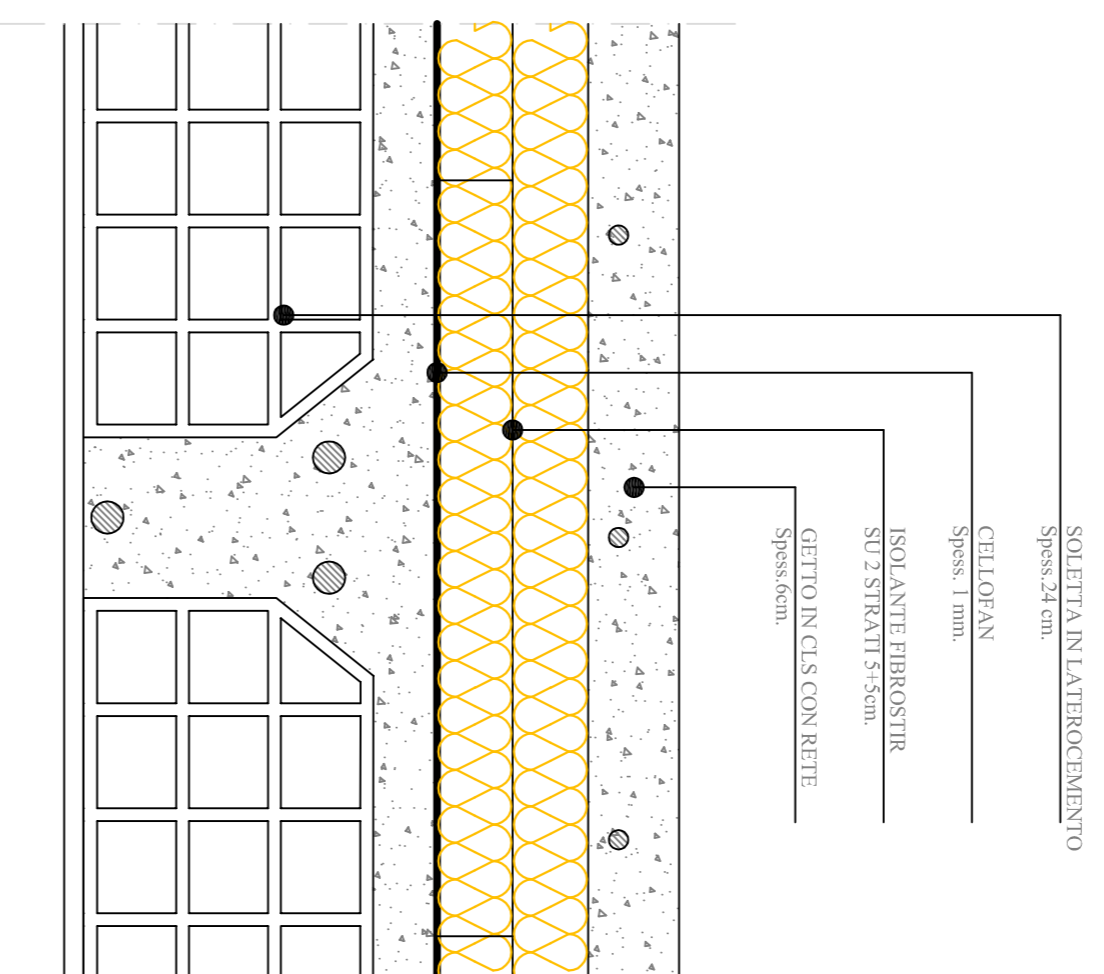

LEGENDA



Isolamento della soletta verso sottotetto

